


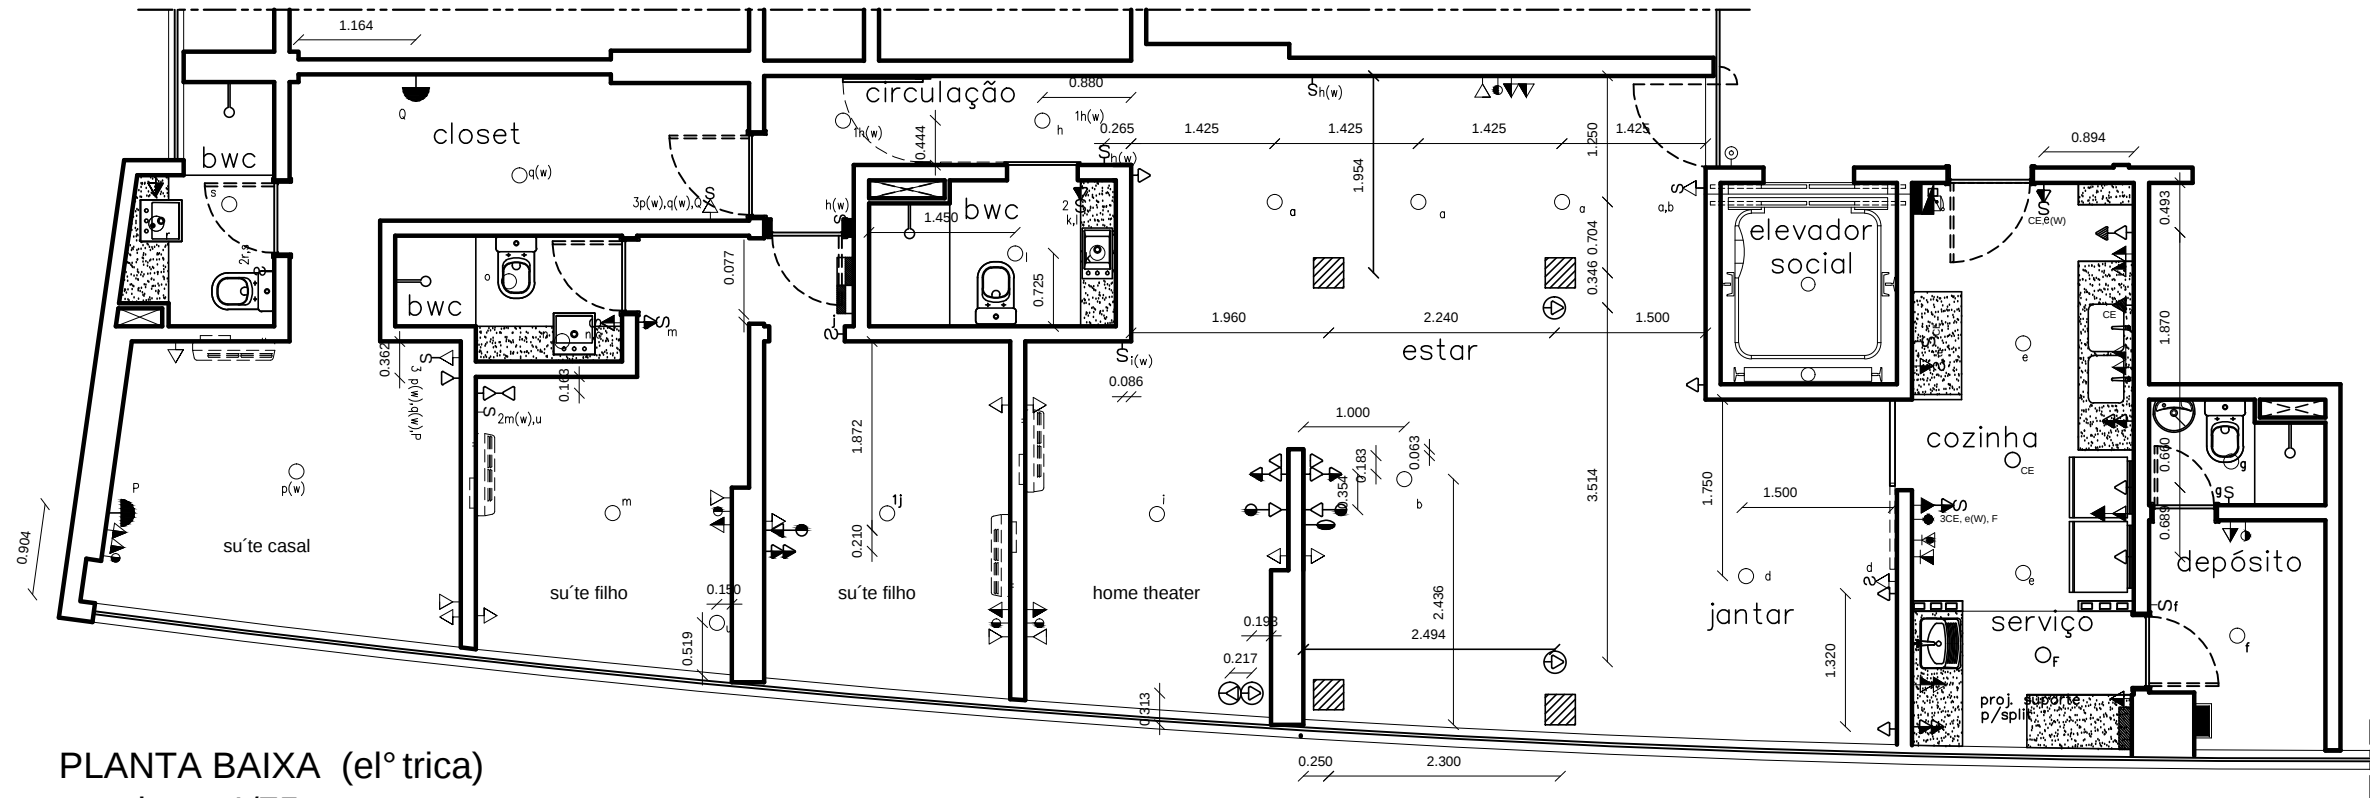

PLANTA BAIXA (el° trica)
escala__1/75


OBS.: MANTER OS PTOS. EXISTENTES QUE APARECEM NA PLANTA E NÍ O FORAM ALTERADOS E ACRESCENTAR OS NOVOS PONTOS.

LEGENDA ELÉTRICA / TV-RÁDIO / INTERFONE / TELEFONE:

- PONTO COM ILUMINAÇÃO NO TETO COM POTÊNCIA DE 100w
- ARANDELA DE USO INTERNO COM POTÊNCIA DE 40W h=2,10m DO PISO
- PONTO COM ILUMINAÇÃO NO TETO COM POTÊNCIA DE 60w
- PONTO COM ILUMINAÇÃO NO TETO COM POTÊNCIA DE 60w (EMERGÊNCIA)
- INTERRUPTOR SIMPLES DE 01 SECÇÃO h=1,10m DO PISO
- INTERRUPTOR SIMPLES DE 02 SECÇÕES h=1,10m DO PISO
- INTERRUPTOR SIMPLES DE 03 SECÇÕES h=1,10m DO PISO
- INTERRUPTOR PARALELO DE 01 SECÇÃO h=1,10m DO PISO
- INTERRUPTOR DE 03 SECÇÕES SENDO 02 SECÇÕES PARALELO E 01 SECÇÃO SIMPLES h=1,10m DO PISO
- INTERRUPTOR INTERMEDIARIO DE 01 SECÇÃO h=1,10m DO PISO
- INTERRUPTOR DE 02 SECÇÕES SENDO 01 SECÇÃO SIMPLES E 01 SECÇÃO PARALELO h=1,10m DO PISO
- INTERRUPTOR DE 03 SECÇÕES SENDO 02 SECÇÕES SIMPLES E 01 SECÇÃO PARALELO h=1,10m DO PISO
- INTERRUPTOR PARALELO DE 02 SECÇÕES h=1,10m DO PISO
- INTERRUPTOR SIMPLES DE 01 SECÇÃO h=1,10m DO PISO (EMERGÊNCIA)

- TOMADA 3P padrão NBR 14306 h=0,30m DO PISO
- TOMADA 3P DUPLA padrão NBR 14306 h=0,30m DO PISO
- TOMADA 3P padrão NBR 14306 h=1,10m DO PISO
- TOMADA 3P DUPLA padrão NBR 14306 h=1,10m DO PISO
- TOMADA 3P padrão NBR 14306 h=1,80m DO PISO
- TOMADA 3P padrão NBR 14306 h=2,10m DO PISO(ar-condicionado)
- TOMADA 3P padrão NBR 14306 COM INTERRUPTOR SIMPLES DE 01 SECÇÃO h=1,10m DO PISO
- TOMADA 3P padrão NBR 14306 COM INTERRUPTOR SIMPLES DE 02 SECÇÕES h=1,10m DO PISO
- TOMADA 3P padrão NBR 14306 h=1,10m DO PISO(EMERGÊNCIA)
- TOMADA 3P padrão NBR 14306 NO PISO
- PONTO P/ TELEFONE NO PISO
- PONTO DE LUZ NA PAREDE (ARANDELA), A 0,95 DO PISO.
- PONTO DE LUZ NA PAREDE (ARANDELA), A 1,75 DO PISO.
- PONTO PARA CAIXAS DE SOM, A 0,30 DO PISO.
- CAIXA DE SOM NO FORRO DE GESSO

- PONTO P/ TELEFONE h=0,30m DO PISO
- PONTO P/ TELEFONE h=1,10m DO PISO
- PONTO P/ INTERFONE h=1,10m DO PISO
- PONTO P/ ANTENA DE TV E RÁDIO h=1,10m DO PISO
- PONTO P/ ANTENA DE TV E RÁDIO h=1,80m DO PISO
- QUADRO DE DISTRIBUIÇÃO DE LUZ E FORÇA h=1,50m DO PISO(eixo do quadro)
- QUADRO DE FORÇA h=1,50m DO PISO(eixo do quadro)
- PULSADOR PARA CAMPAINHA MUSICAL h=1,10m DO PISO
- CIGARRA h=2,20m DO PISO
- CAMPAINHA h=2,20m DO PISO
- SENSOR DE PRESENÇA DE TETO
- CAIXA DE PVC 4"x2"(exceto onde indicado)
- Ponto de Air-Split
- Caixa de Conectividade
- Aquecedor de passagem

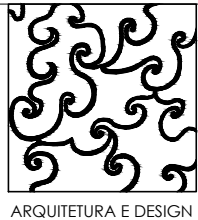

ANGELIKA PEIXOTO
CREA. 026089 - D / PE
CEL.: (81) 9964.1401
akpeixoto@yahoo.com.br

GISELE DE CARVALHO
CREA. 19483 - D-PE/FN
CEL.: (81) 9172.4250
giseledcarvalho@gmail.com

CLIENTE:		ETAPA:
Márcia Martins		PLANTA ELÉTRICA
TÍTULO:		PRANCHA:
Edf. Green Park apto.1803		02
PLANTA BAIXA	DATA: JUN/2011	ESCALA: 1/75